



医康养护教虚拟仿真实训基地
interior decorating construction drawing

PROJECT No.YS-2024-11

2024年11月

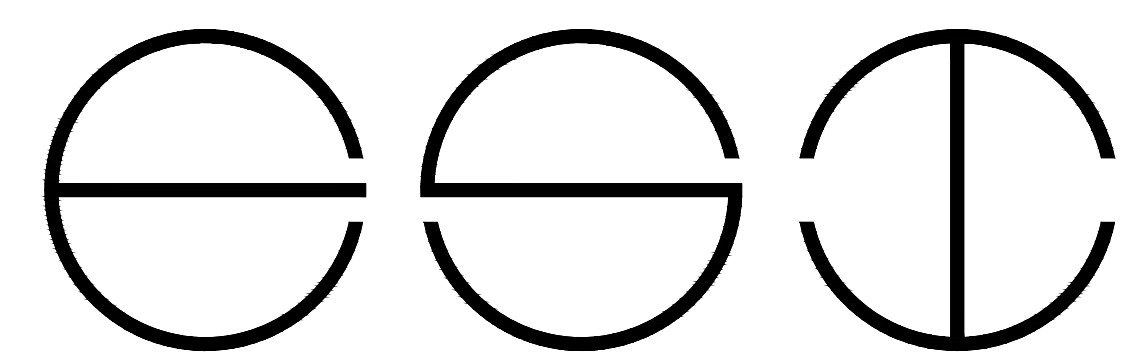

温州隐室空间设计
Wenzhou ESI space co., LTD

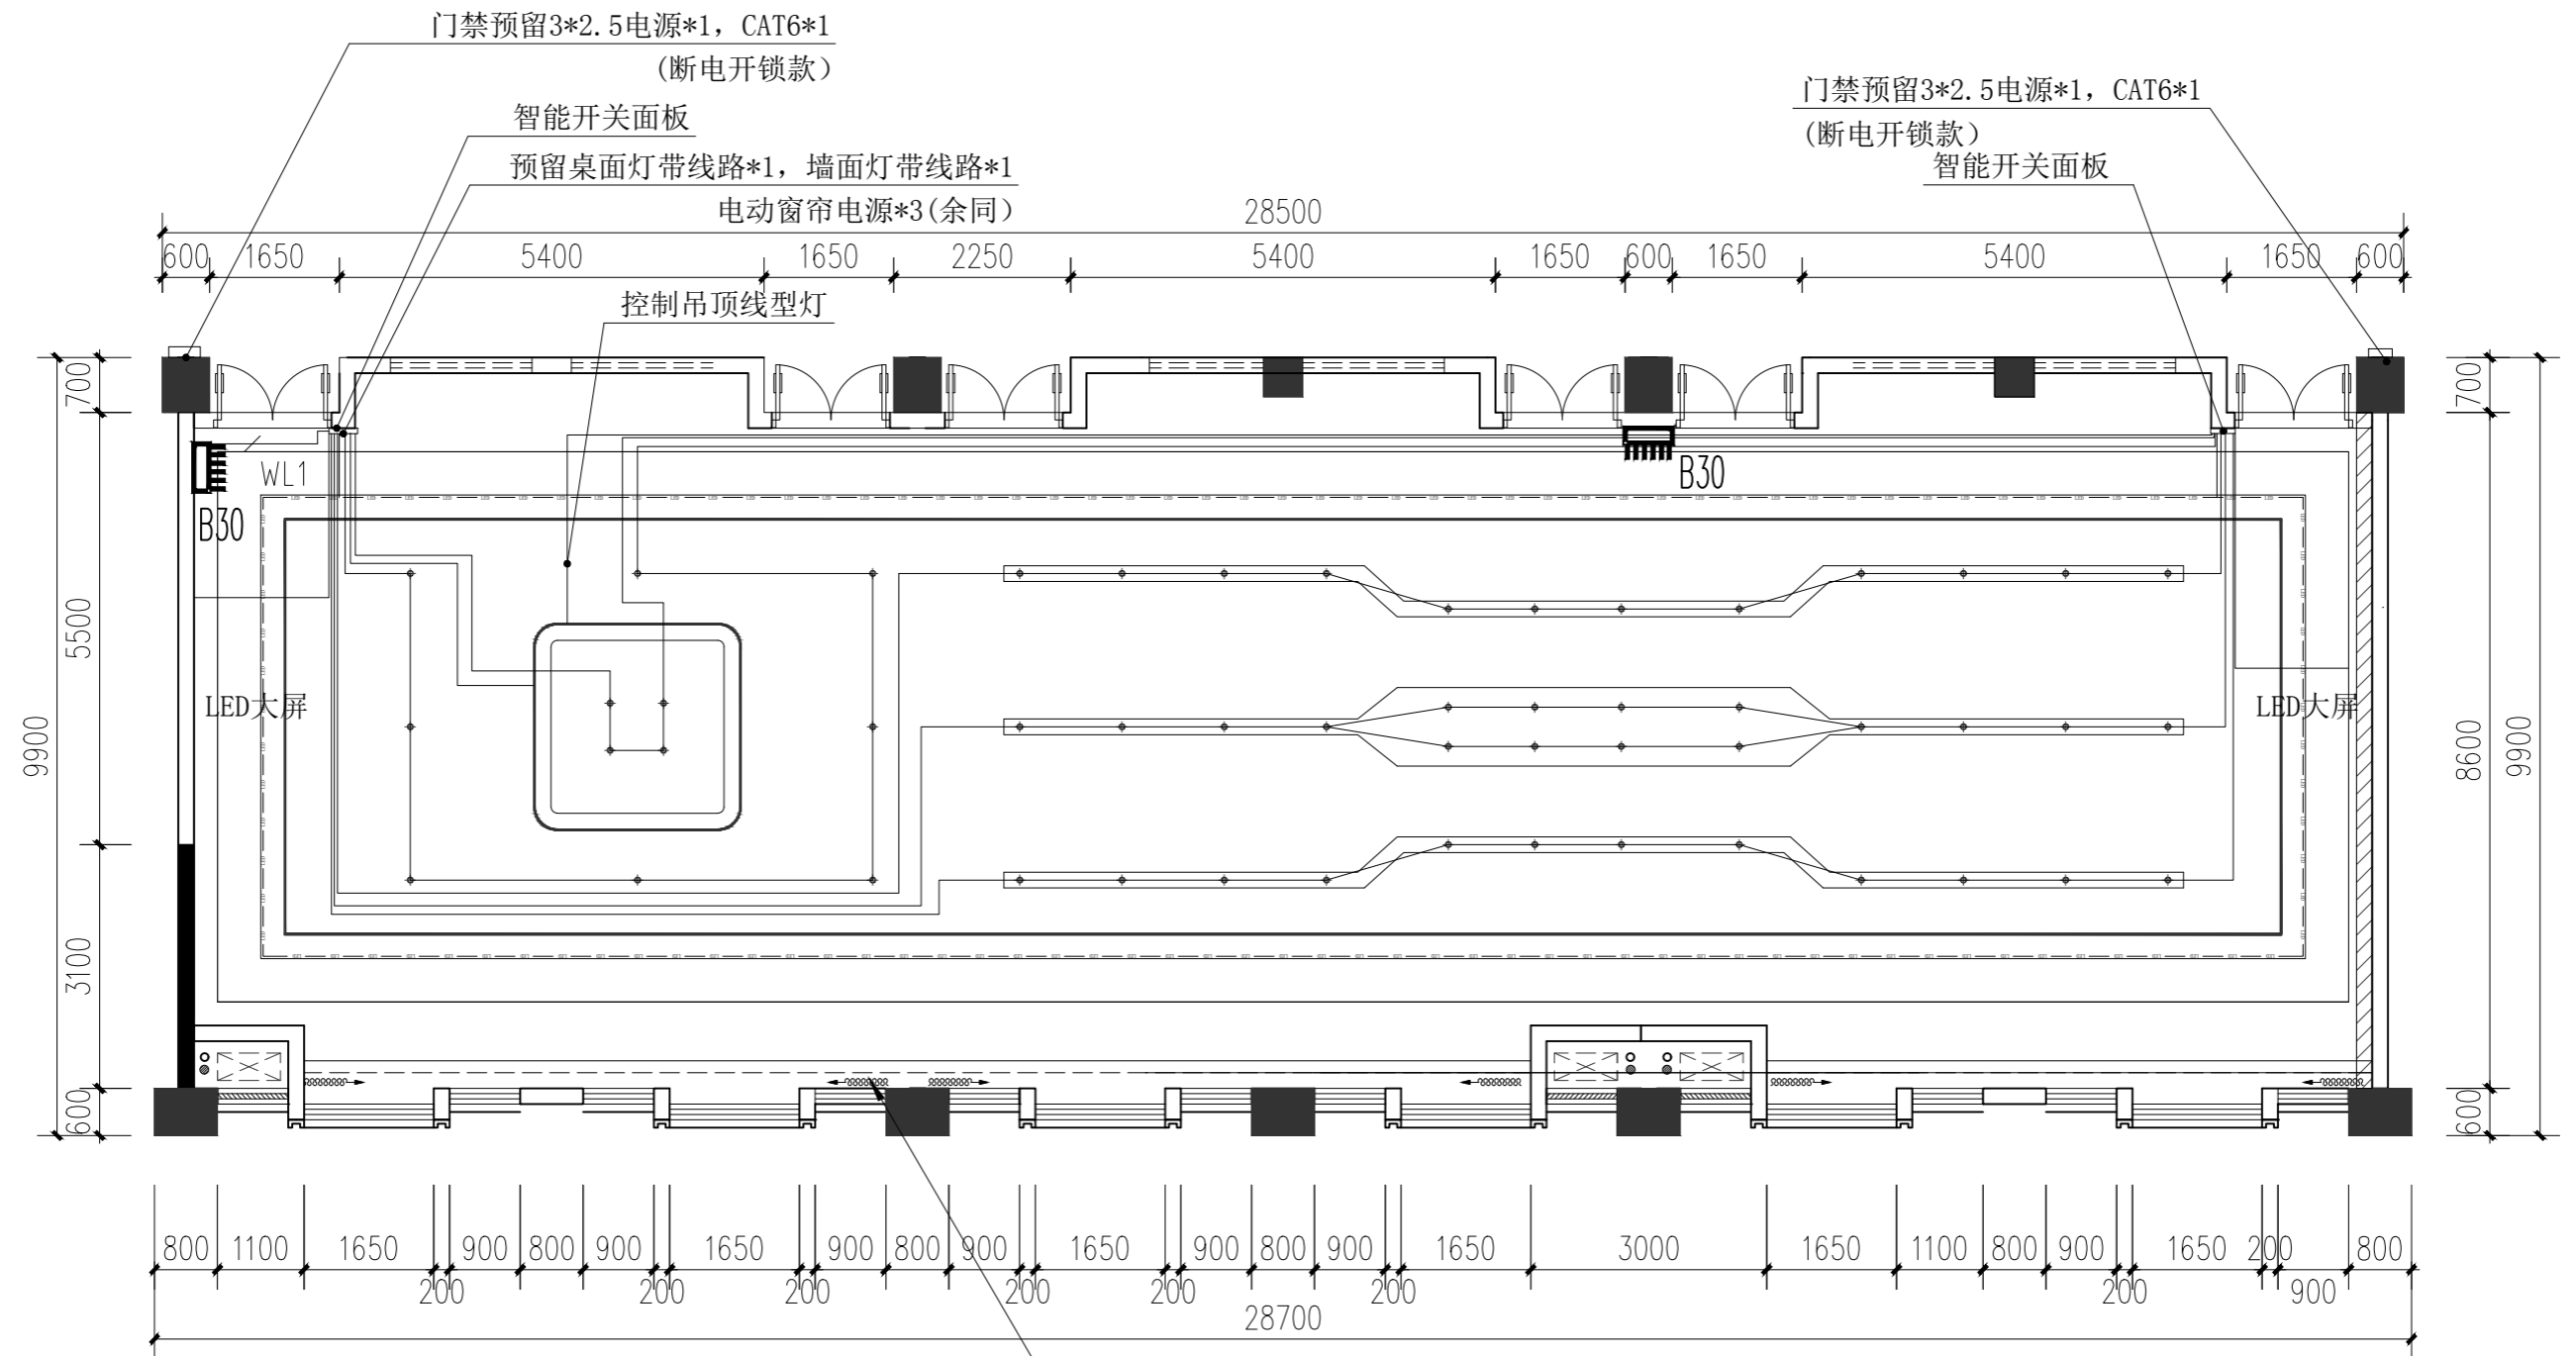

注明: 7条照明回路, 两条led屏幕回路, 三条电动窗帘回路, 汇总于智能开关面板

灯具、开关示例表:

| 图例 | 名称 | 规格 | 安装 | 型号 | 备注 |
|----|-------|---------------------|------|----|-------|
| — | led灯带 | 8W/米~220V变压器 三色光 | 嵌入安装 | 待定 | 墙面、桌面 |
| ☼ | 射灯 | 10W/个~220V变压器 3000K | 嵌入安装 | 待定 | |
| ~ | 流水灯 | 15W/米~220V变压器 多色光 | 嵌入安装 | 待定 | |



电动窗帘
预留电源*3, cat6*3

附注: 1. 本设计中所有灯具型号和规格应以装饰图纸中的实际规格为准。




| | | | | | | | | |
|----|----|------|------|----|----|----|------|---------------|
| 审定 | 审核 | 工程负责 | 工种负责 | 设计 | 制图 | 校对 | 工程总称 | 医养养护教虚拟仿真实训基地 |
| | | | | | | | 子项名称 | |
| | | | | | | | 建设单位 | |

| | | | | | | | |
|----|-------|--|------|------------|------|----------|------------------|
| 图名 | 照明平面图 | | 设计阶段 | | 工程编号 | ZS-ML-00 | 未盖技术出图章 本图纸无效 |
| | | | 比例 | 1:95 | 图号 | P-13 | |
| | | | 出图日期 | 2024/10/18 | 页次 | | |

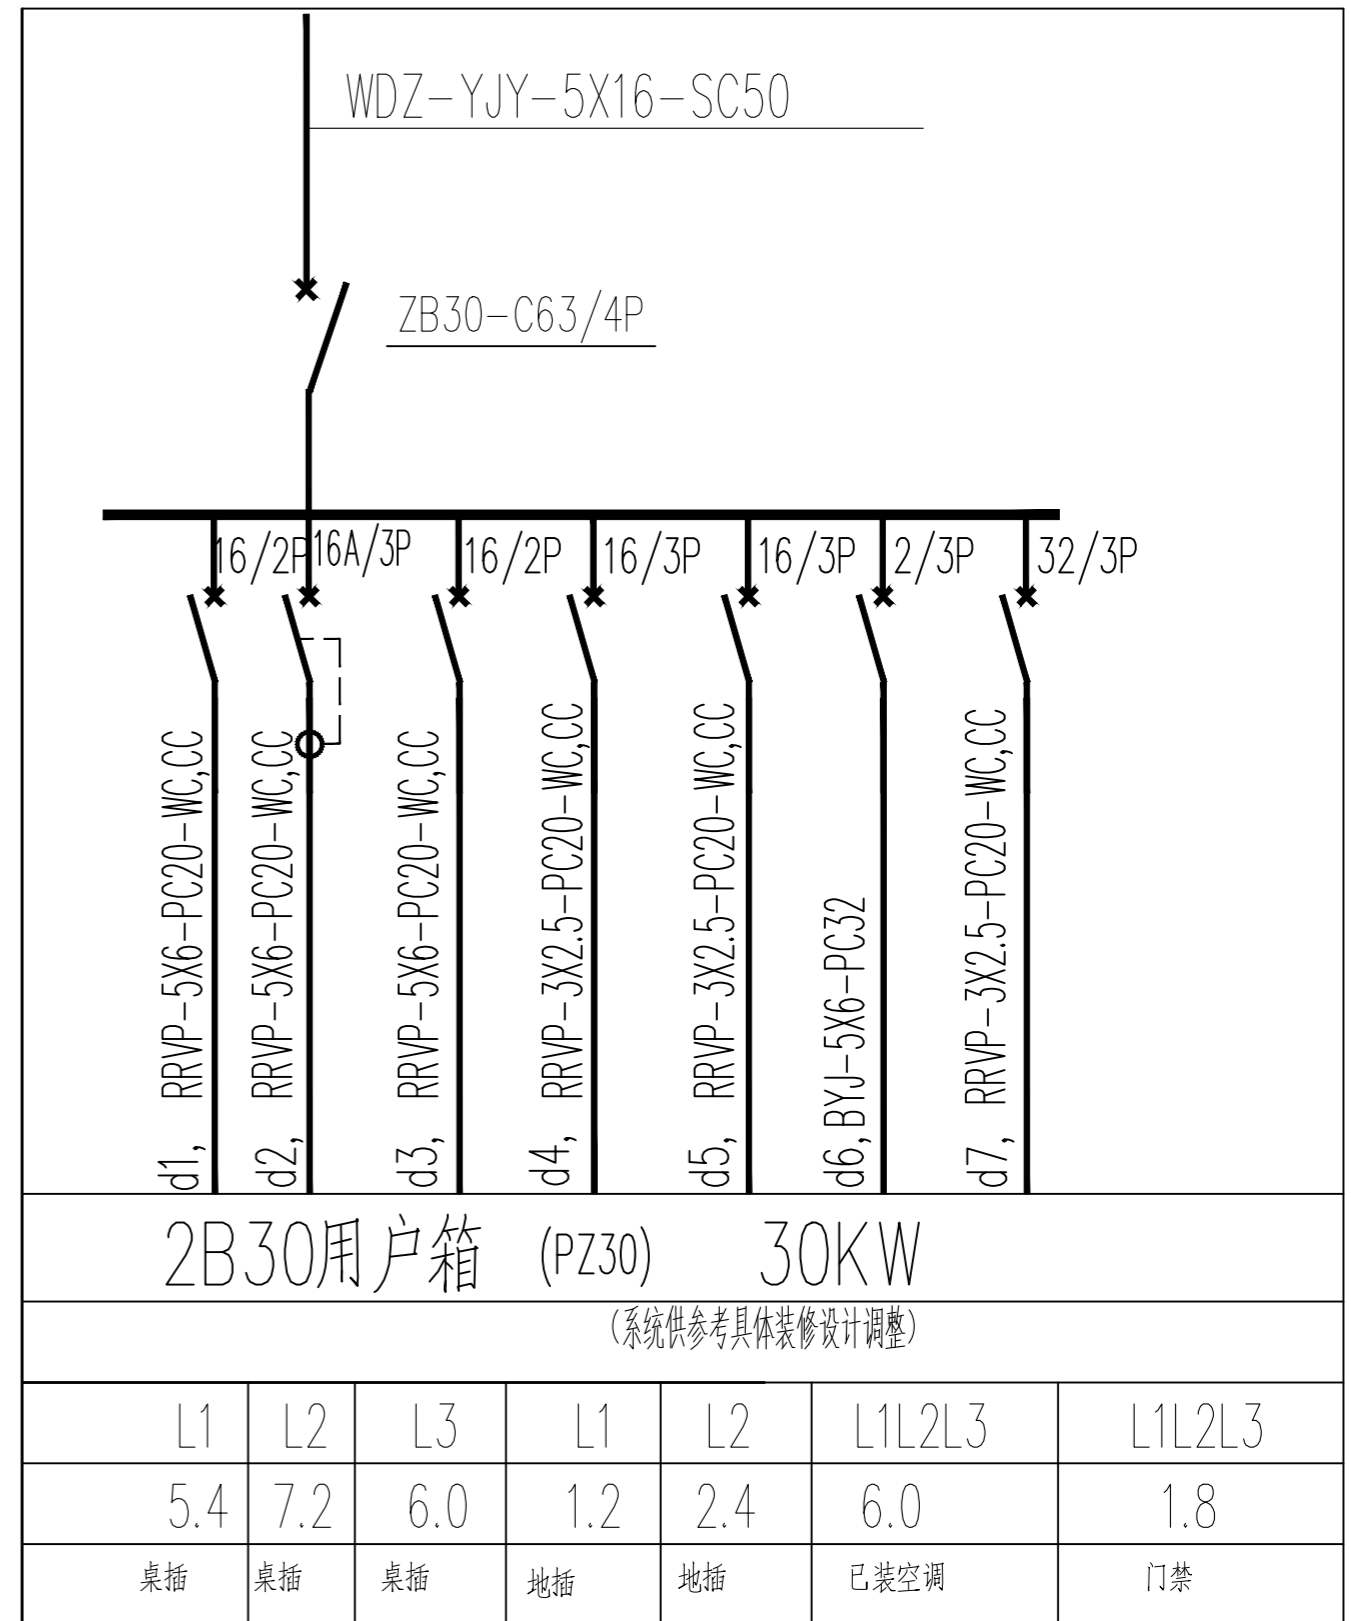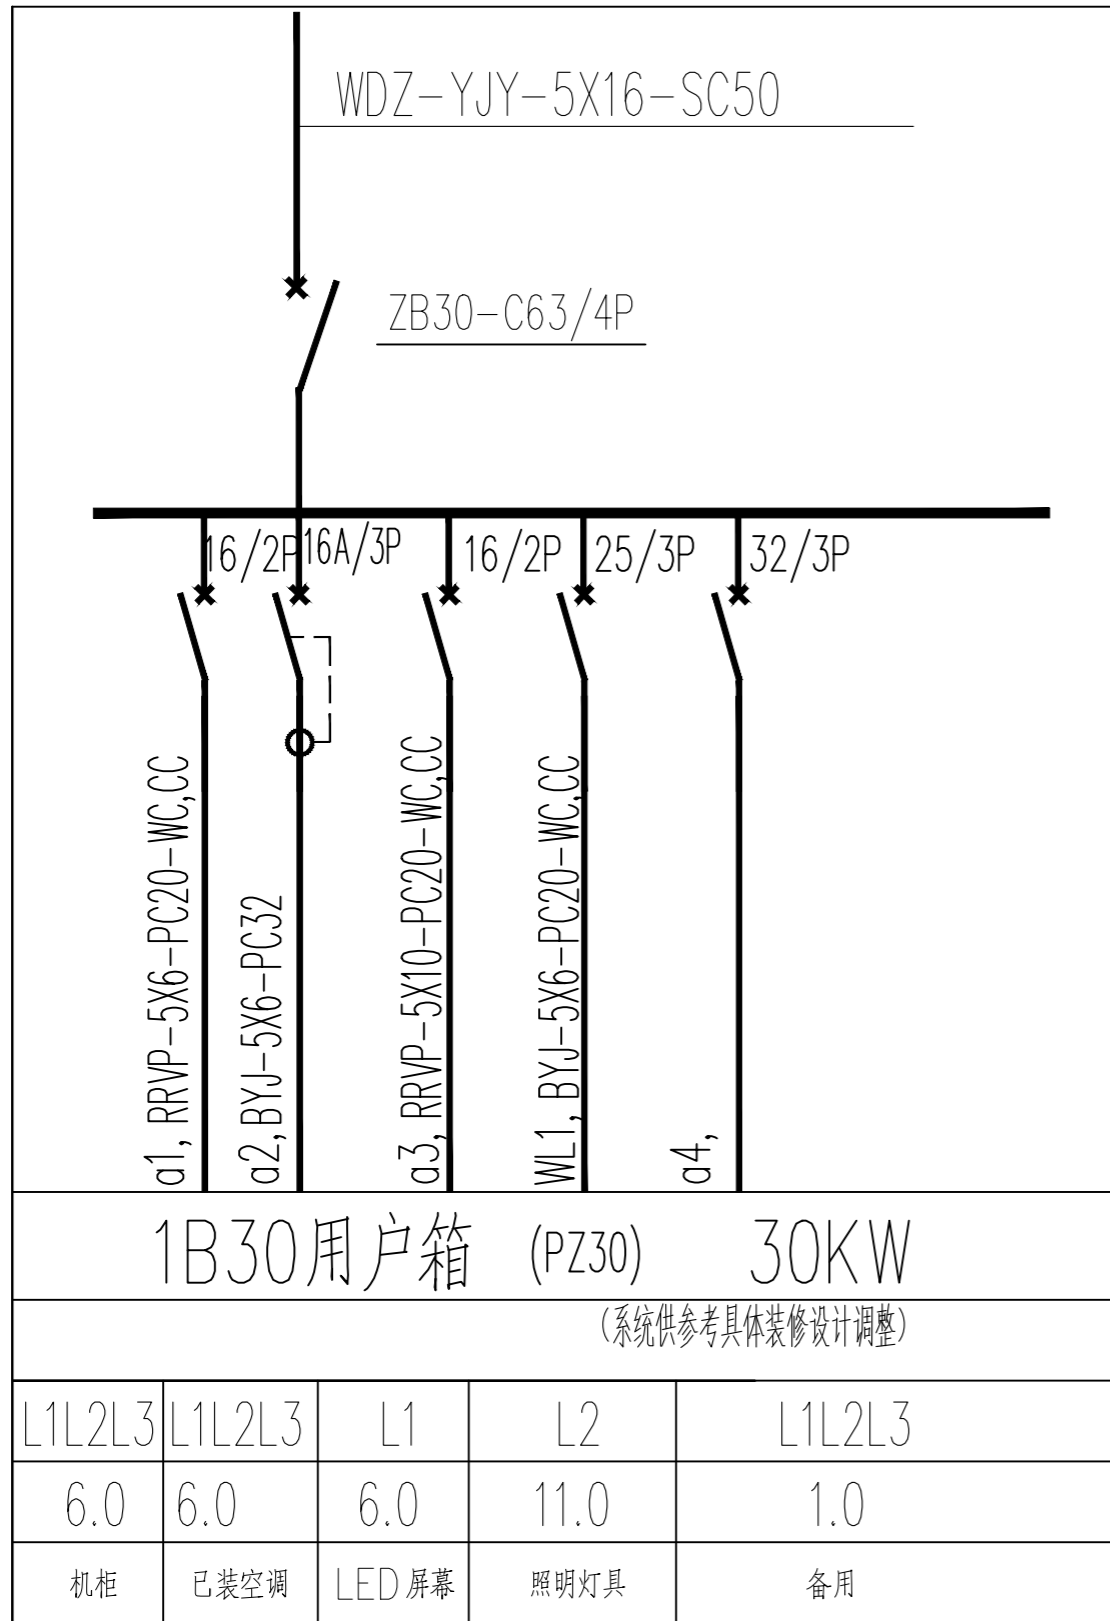

| | | | | | | | | |
|----|----|------|------|----|----|----|------|---------------|
| 审定 | 审核 | 工程负责 | 工种负责 | 设计 | 制图 | 校对 | 工程总称 | 医养养护教虚拟仿真实训基地 |
| | | | | | | | 子项名称 | |
| | | | | | | | 建设单位 | |

| | | | | | | | |
|----|--------|------------|------|------|------|----------|------------------|
| 图名 | 配电系统图1 | | 设计阶段 | | 工程编号 | ZS-ML-00 | 未盖技术出图章 本图纸无效 |
| | 比例 | 1:80 | 图号 | P-13 | | | |
| | 出版日期 | 2024/10/18 | 页次 | | | | |

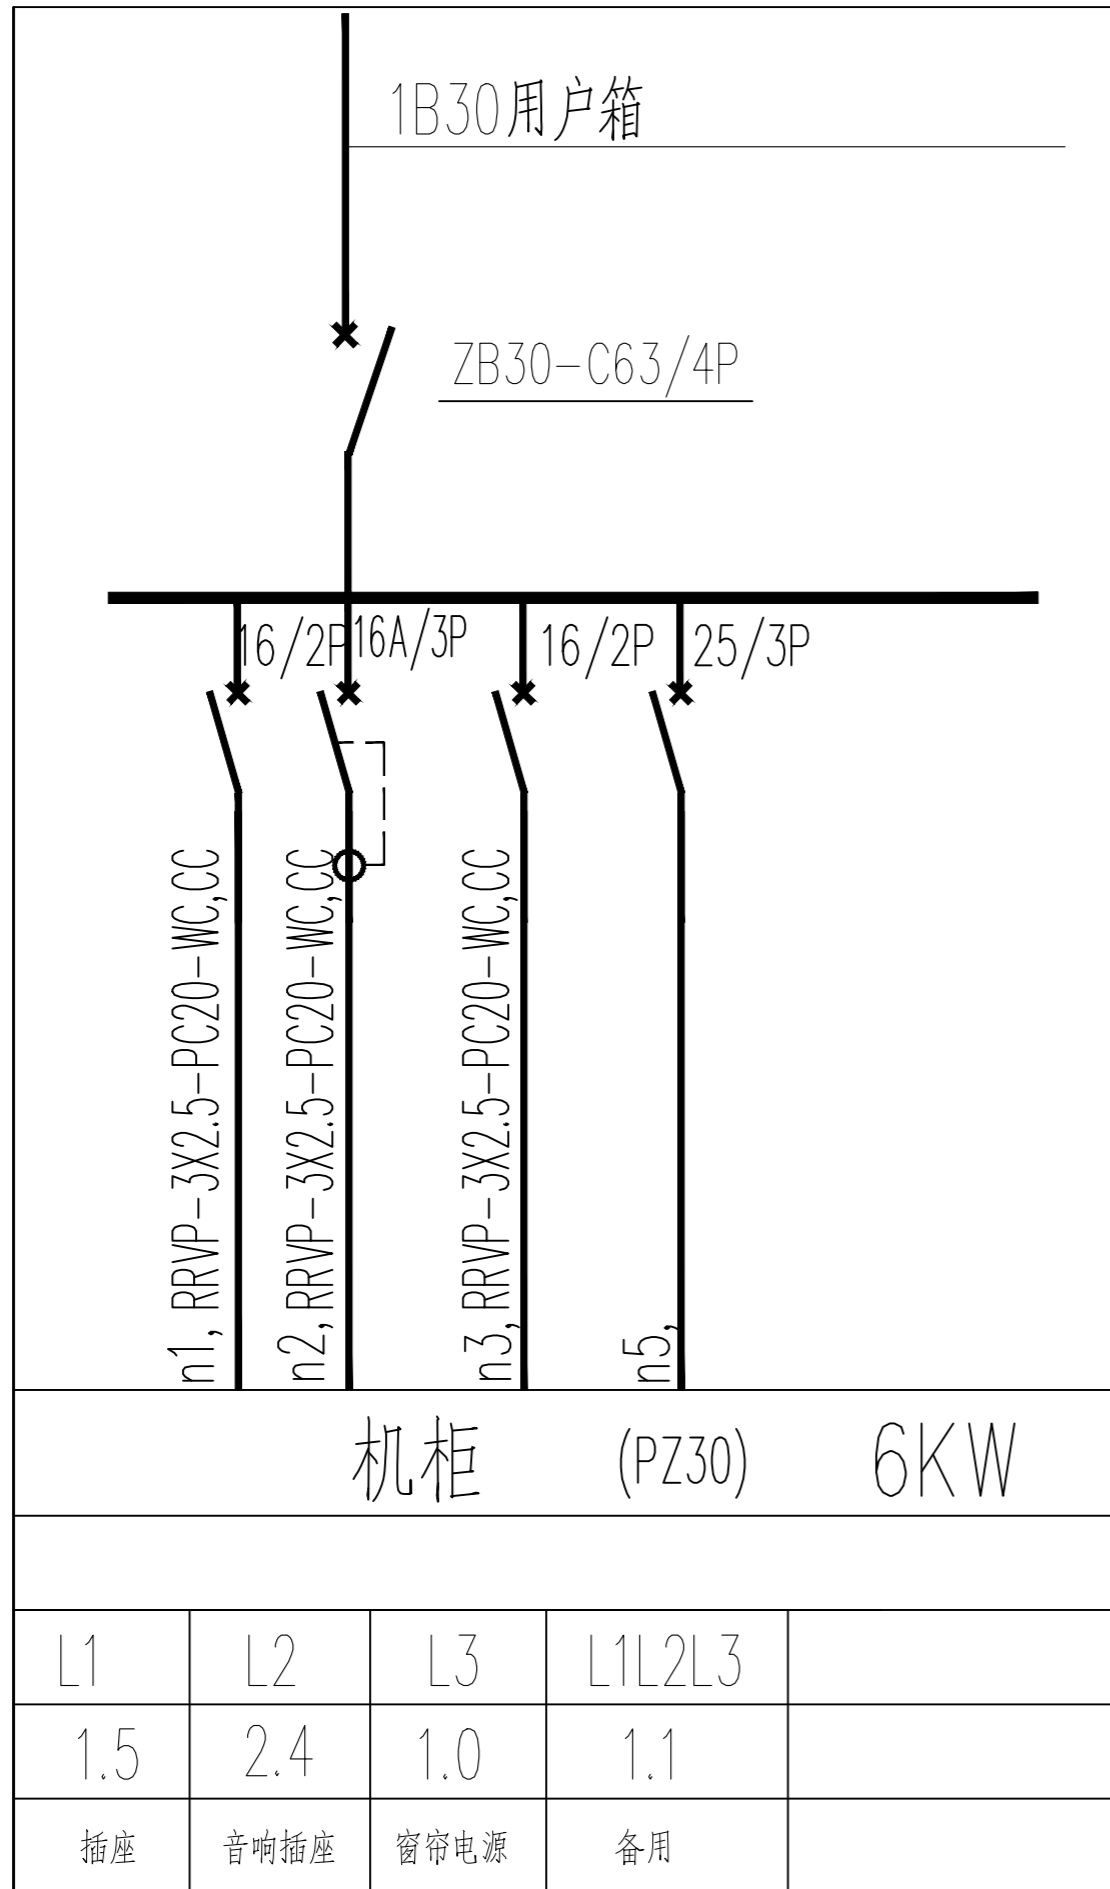

| | | | | | | | | |
|----|----|------|------|----|----|----|------|---------------|
| 审定 | 审核 | 工程负责 | 工种负责 | 设计 | 制图 | 校对 | 工程总称 | 医养养护教虚拟仿真实训基地 |
| | | | | | | | 子项名称 | |
| | | | | | | | 建设单位 | |

图名

配电系统图2

| | | | |
|------|------------|------|----------|
| 设计阶段 | | 工程编号 | ZS-ML-00 |
| 比例 | 1:60 | 图号 | P-13 |
| 出图日期 | 2024/10/18 | 页次 | |

未盖技术出图章
本图纸无效